

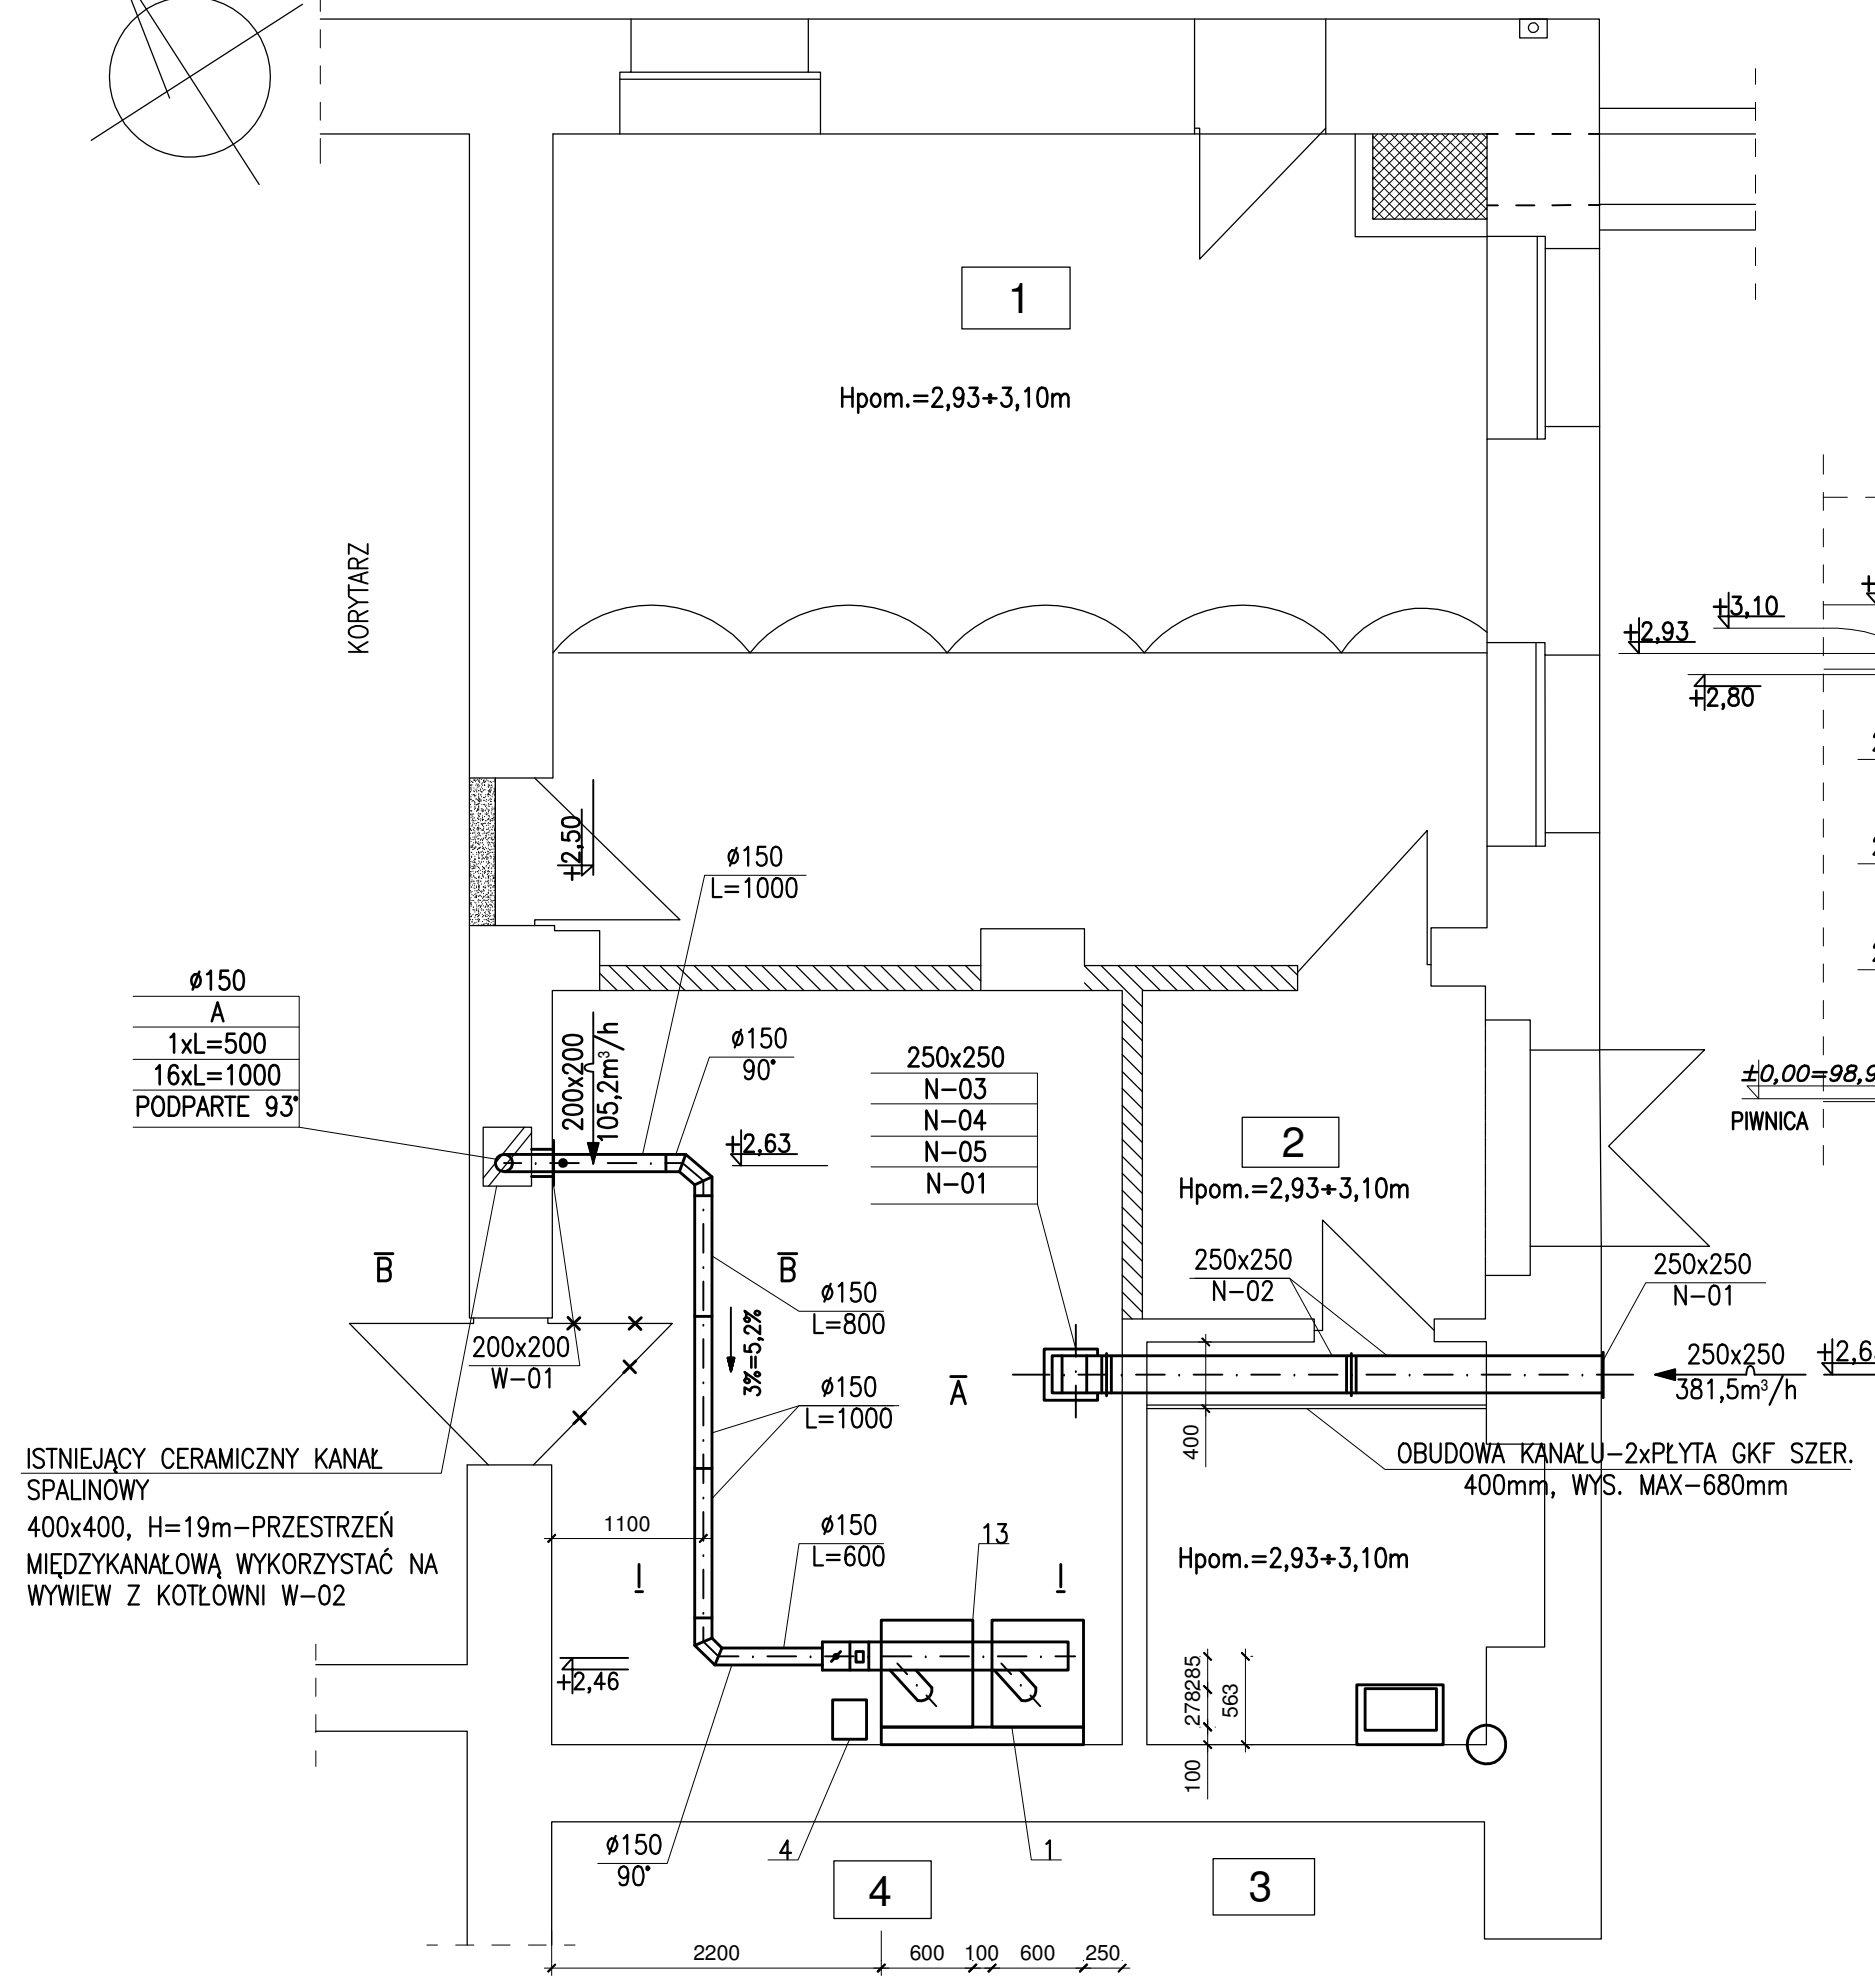


WYKAZ POMIESZCZEŃ

NR	NAZWA POMIESZCZENIA	POW.[m ²]	POSADZKA
1	POMIESZCZENIE KONSERWATORÓW	32,80	GRES
2	KOMUNIKACJA	5,10	GRES
3	POMIESZCZENIE KONSERWATORÓW	5,90	GRES
4	KOTŁOWNIA	18,80	GRES

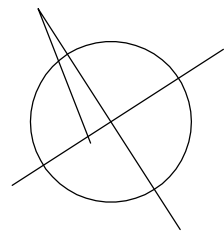

PRZEKRÓJ A-A x1:50x

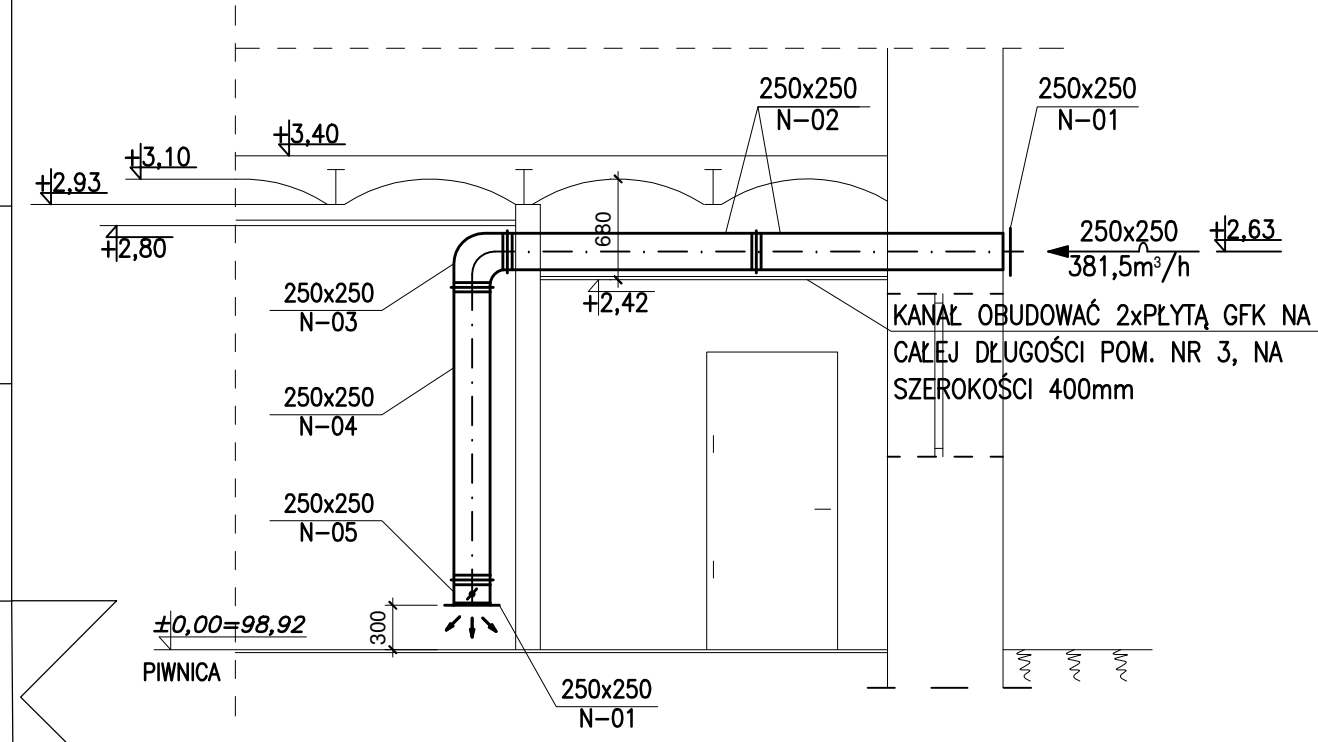

PROJEKTOWANIE I NADZORY BUDOWLANE KRZYSZTOF JASIŃSKI ul. STASZICA 9F/28, 65-175 ZIELONA GÓRA				
INWESTOR:	Publiczna Szkoła Podstawowa nr 1 im. Jana Brzechwy ul. Wojska Polskiego 7, 68-100 Żagań			DATA: 06.2018
OBIEKT:	PROJEKT BUDOWLANY PRZEBUDOWY KOTŁOWNI WĘGLOWEJ NA GAZOWĄ WRAZ Z PRZYŁĄCZEM GAZOWYM ZALICZNIKOWYM NISKIEGO CIŚNIENIA DLA PUBLICZNEJ SZKOŁY PODSTAWOWEJ NR.1 IM. JANA BRZECZHWY W ŻAGANIU, UL. W. POLSKIEGO 7, DZ.NR 977, OBRĘB:0002 M. ŻAGAŃ, JEDNOSTKA EWIDENCYJNA: 081002_1 M.ŻAGAŃ			BRANŻA: SANITARNIA
TEMAT:	RZUT KOTŁOWNI-WENTYLACJA+KANAŁ SPALIN			SKALA: 1:50
PROJEKTANT	IMIE I NAZWISKO tech. TADEUSZ BUŚKO	UPRAWNIENIA 25/89/ZG, 180/77/ZG specj. instalac. inżynierska	PODPIS	NR RYS.: S/4
KREŚLIŁ	lic. EMIL BARTOSZEWICZ			
SPRAWDZIŁ	mgr inż. MAŁGORZATA BARTOSZEWICZ	ZAP/0076/POOS/04 specj. instalac. inżynierska		